 



KANALIZACJA TŁOCZNA PROFIL PODŁUŻNY CZ.1  
SKALA 1:100/1:1000

droga  
nieutwardzona

droga  
nieutwardzona

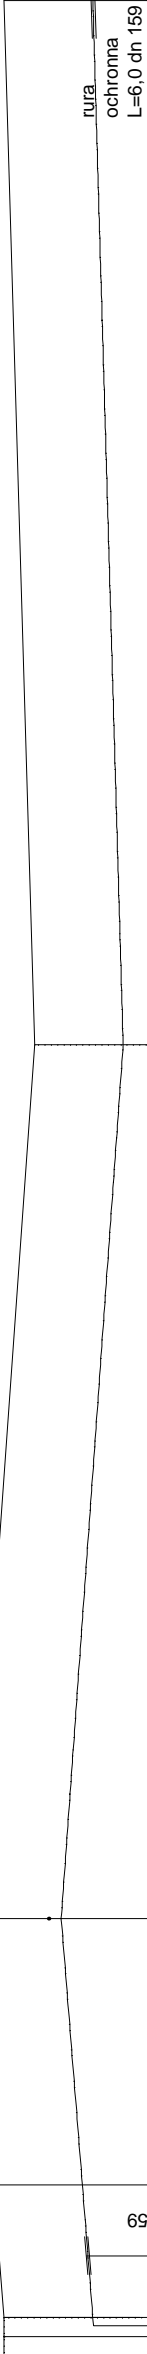

Poz.porówn.90,00 m n.p.m.

Rzędna terenu projektowanego	97,60	97,60	97,90	97,50	97,50	arkusz 2	arkusz 3
Rzędna terenu istniejącego		97,60	97,60	97,00	97,00		
Rzędna osi rurociagu		96,20	96,50	95,60	95,10		
Zagłębienie rurociagu	1,40	1,40	1,40	1,40	1,40		
Odstęgi [m]	24,0	180,0	165,0				
Średnice, materiał	90 PE	90 PE	90 PE	90 PE	90 PE		
Spadek	7,0 ‰	7,0 ‰	3,0 ‰	3,0 ‰	3,0 ‰		
Długość [m]	24,00	66,00	208,00	373,00	373,00		

P

1

2

A

UWAGA

- Kolektor tłoczny:  
z rur PE 80 Ø 90/ 4,3 mm., PN 6 SDR 17,6 łączonych przy pomocy zgrzewania czolowego
- Pompownia typ PURAPOMP PS-1,2/4,2-214 - kompletna w zbiorniku prefabrykowanym żelbet. Ø1200/1500 H= 4240 mm
- studnie rewizyjne, rozprężna - betonowe Ø1200 mm.
- Na trasie kolektora tłoczego, w miejscach zmiany kierunku należy stosować bloki oporowe z betonu B15
- Przed przystąpieniem do robót zweryfikować rzędne posadowienia istniejącego uzbrojenia

Projekt: BUDOWA TŁOCZNEGO KOLEKTORA SANITARNEGO  
BRONIEWO - BRONIEWEK, BUDOWA GRAWITACYJNEGO  
KOLEKTORA SANITARNEGO W BRONIEWKU, BUDOWA  
PRZEPOMPOWNI ŚCIEKÓW Z NIEZBEDNĄ INFRASTRUKTURĄ,  
REMONT I PRZEBUDOWA KANALIZACJI SANITARNEJ W  
BRONIEWIE, LIKWIDACJA ISTNIEJĄCEJ OCZYSZCZALNI  
ŚCIEKÓW W BRONIEWIE WRAZ Z REKULTYWACJĄ

Adres: Broniewo, Broniewek, 88-200 Radziejów  
Inwestor: Urząd Gminy, ul. Kościuski 20/22, 88-200 Radziejów

Nazwa: PROFIL PODŁUŻNY KANALIZACJI TŁOCZNEJ - CZ.1

SKALA	1:100/200	DATA	09.2007
BRANŻA	SANITARNA		
PROJEKTOWAŁ	inż. Słomiński Łukasz, upr. 4590/61, KUP/S/1414/01		
OPRACOWAŁ	młd inż. Janusz Miśpinek, ABU-IX-8386-5/74/89 WK, KUP/S/0075/04		
		Nr rys.	06