


MAPA skala 1:1000

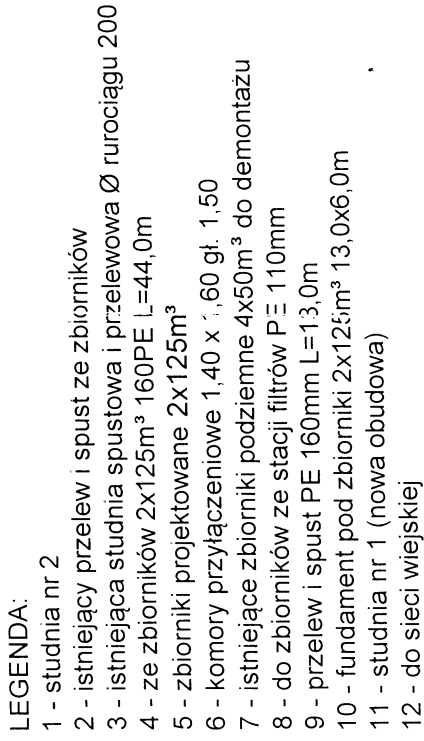

| | | |
|--|---|--|
| Przebudowa i remont stacji uzdatniania wody | Objekt: | PRZEBUDOWA I REMONT STACJI UZDATNIANIA WODY |
| Adres : SZOSTKA, DZ. Nr 154/7 gm. RADZIEJÓW | Adres : | SZOSTKA, DZ. Nr 154/7 gm. RADZIEJÓW |
| Projekt: TECHNOLOGIA | Projekt: | TECHNOLOGIA |
| Nazwa: PROJEKTY ZAGOSPODAROWANIA TERENU | Nazwa: | PROJEKTY ZAGOSPODAROWANIA TERENU |
| Opracował | mgr inż. Janusz Mospinek, ABU-IX-8386-5/74/89 WK, KUPI/S/0175/04 | OPRACOWAŁ |
| Projektował | inż. Stanisław Litke, upr. 4590/61, KUPI/S/1414/01 | PROJEKTOWAŁ |
| Skala | Skala | Skala |
| Data | Data | Data |
| 1:1000 | 1:1000 | 1:1000 |
| 30.07.2010 | 30.07.2010 | 30.07.2010 |
| Nr rys. | Nr rys. | Nr rys. |
| IS.02 | IS.02 | IS.02 |

**Skie wyklucza nie istnienia w celu
umyślnego - lub nieumyślnego - a na niniejsze
napew - urzędzi - w - tych, które
były zgłoszone do inspekcji lub
w których brak jest informacji w lasty
uczach branżowych**

[illegible]

Z up. STAROSTY
Elbowitz
Barbara Zbońska
polspektor

U' GEODEZYJNE
Jan Gajdek
ul. 200 W. a. 121, pow. ul. Zielona 11a
tel. 054 73 30, kom. 602 388 420
fax 054 73 3642, tel. P. 809-114-59-96
tel. w n. 254 385 44 04
tel. upraw. 9942

godko 365.321.111-112
KERG 2955-17/2010
ks.rob. 50/2010
wykonawca:

GEODETA
MAY 1942