

MAPA

Skala 1:1000

PLAN ZAGOSPODAROWANIA

Obręb, wres, miasto...
Gmina...
Powiat...
Nr dz. ewid. rob.


Nr rej.

365.363.012
Poświadcza się zgodność niniejszej kopii z treścią materiału państwowego zasobu geodezyjnego i kartograficznego

Organ prowadzący państwowy zasób geodezyjny i kartograficzny	URZĄD STAROSTY
Nazwa jednostki	URZĄD STAROSTY
Identyfikator	71
Identyfikator materialny	355-2195
Data wykonania kopii	16 WRZ 2019
Imię, nazwisko i podpis osoby reprezentującej organ	[Podpis] STAROSTY

Wskazuje się istnienie w terenie...
...nieinnych, które nie...
...były zarejestrowane do...
...o który n... jest informacją w inst...
...niach brzożowych

Z UP STAROSTY
[Podpis] STAROSTY
Ponad Administracyjna

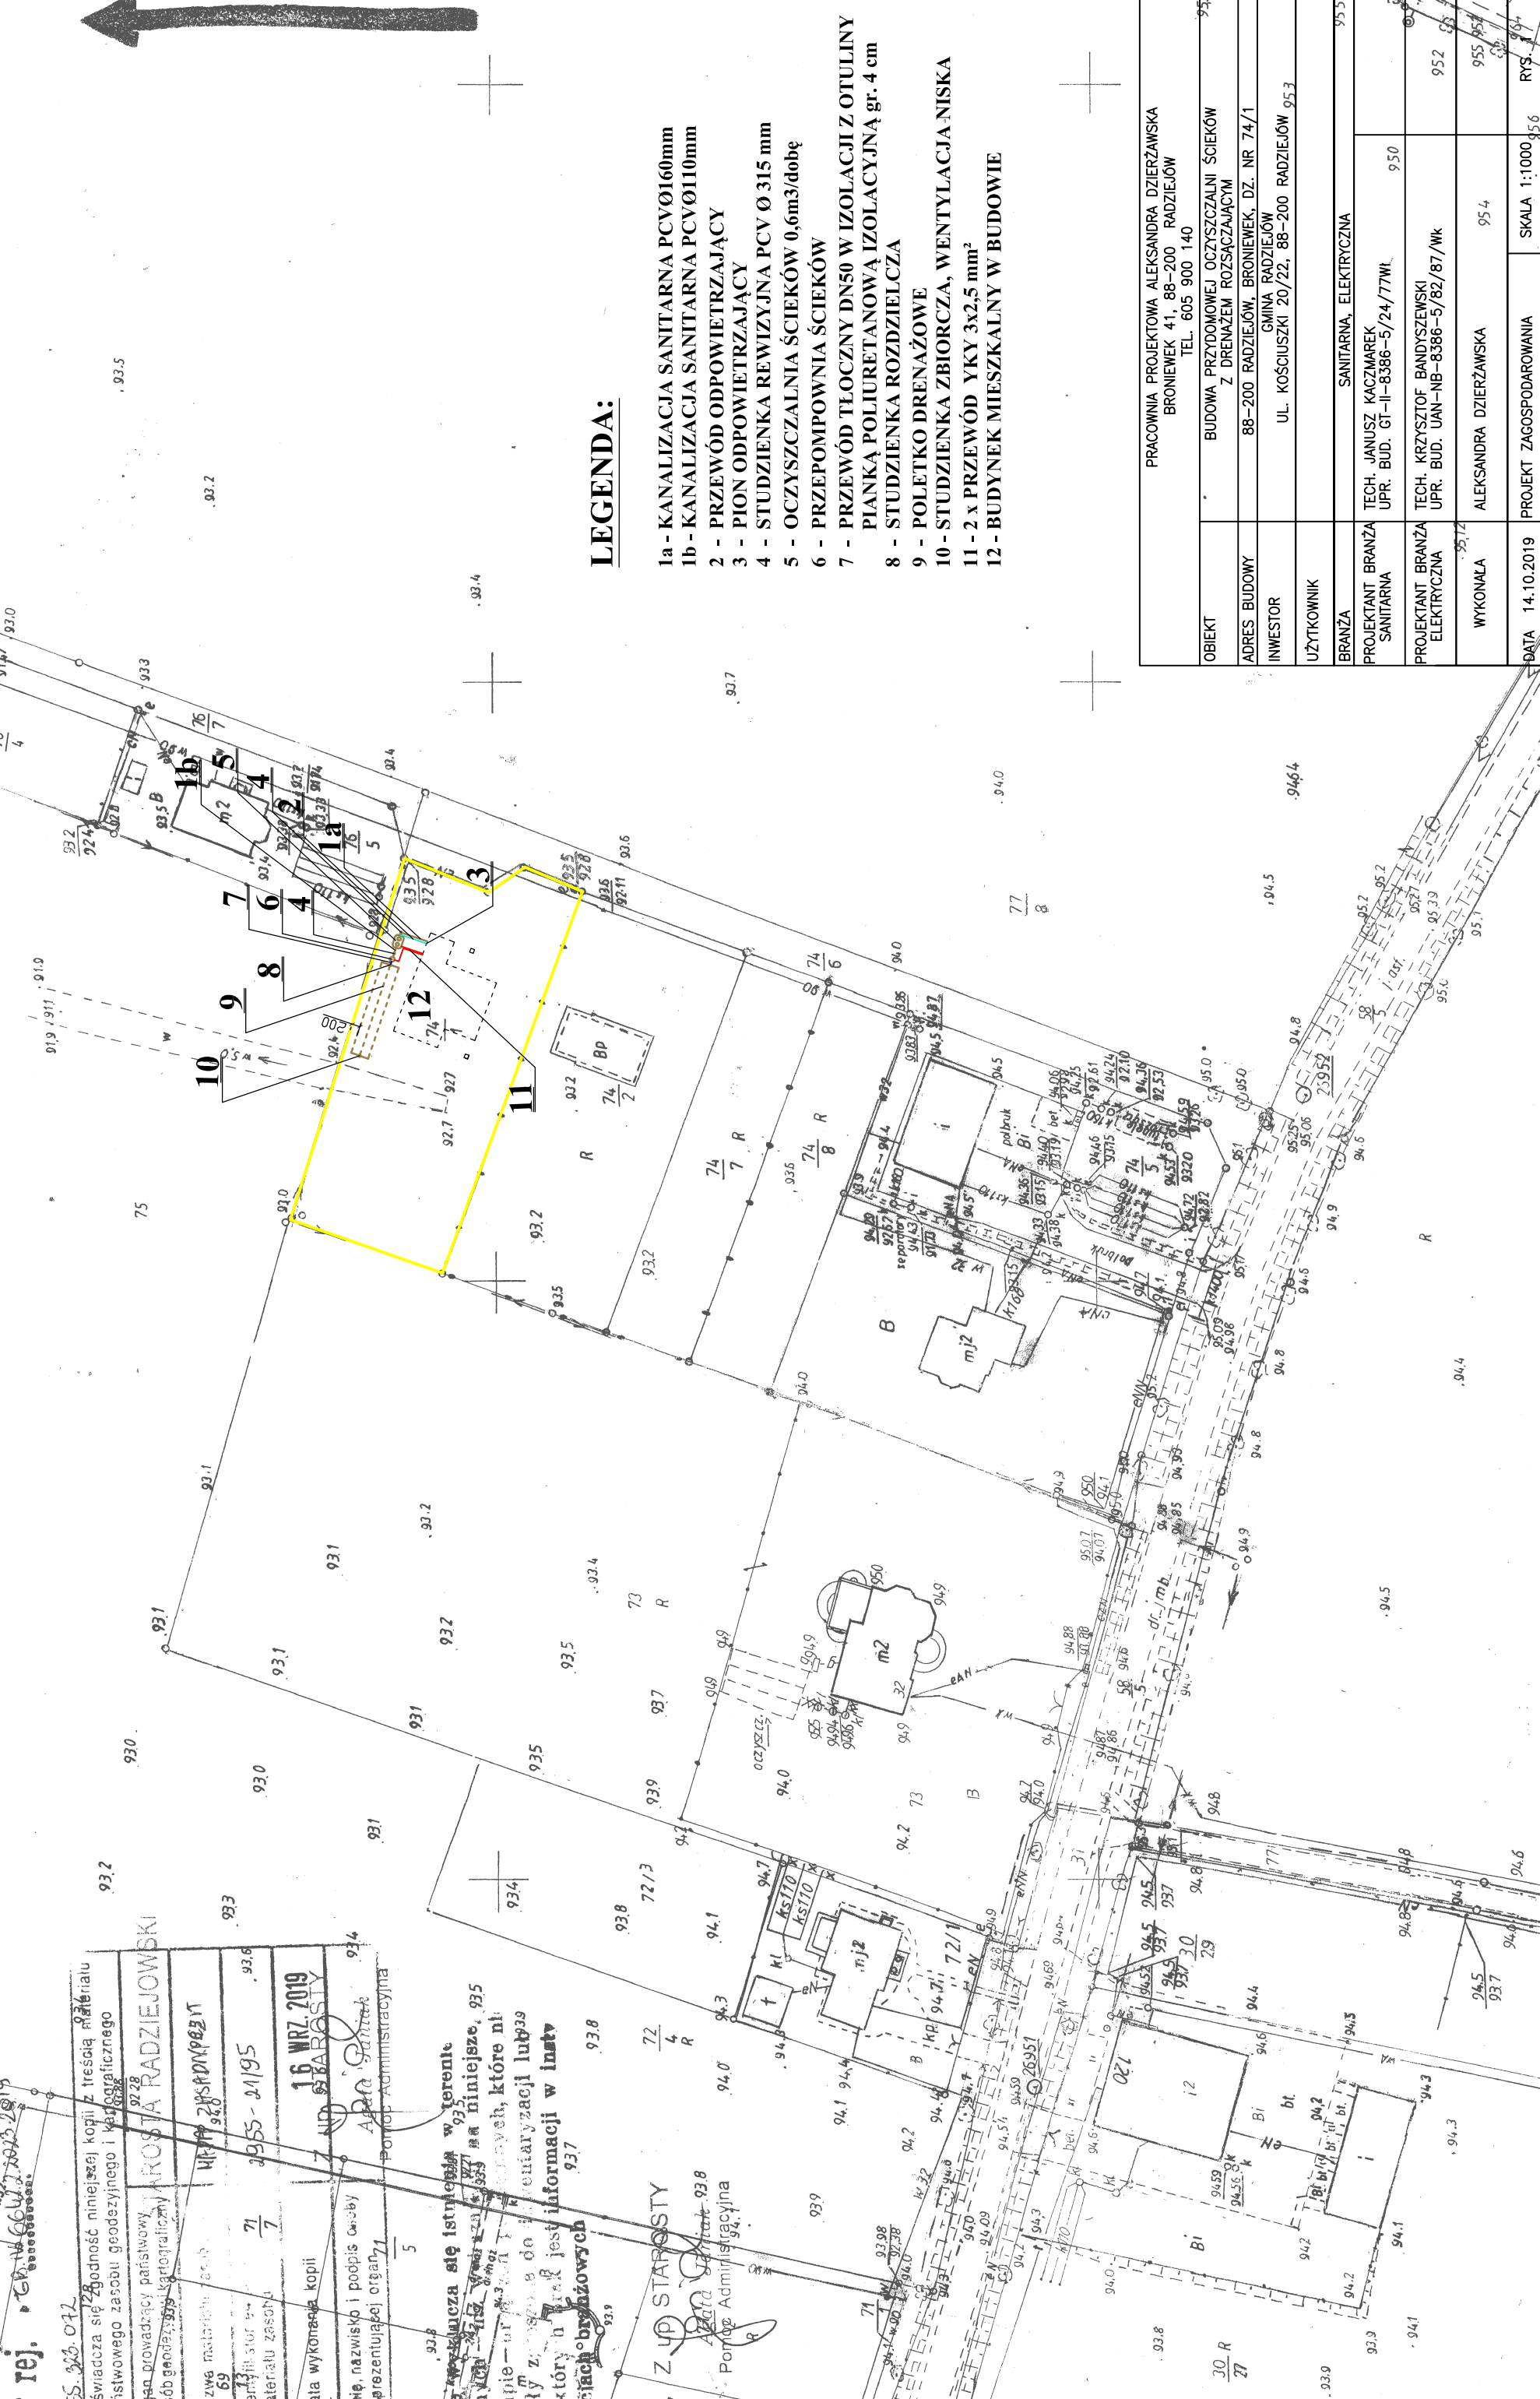

LEGENDA:

- 1a - KANALIZACJA SANITARNA PCVØ160mm
- 1b - KANALIZACJA SANITARNA PCVØ110mm
- 2 - PRZEWÓD ODPOWIETRZAJĄCY
- 3 - PION ODPOWIETRZAJĄCY
- 4 - STUDZIENKA REWIZYJNA PCV Ø 315 mm
- 5 - OCZYSZCZALNIA ŚCIEKÓW 0,6m³/dobę
- 6 - PRZEPOMPOWIA ŚCIEKÓW
- 7 - PRZEWÓD TŁOCZNY DN50 W IZOLACJI Z OTULINY PIANKĄ POLIURETANOWĄ IZOLACYJNĄ gr. 4 cm
- 8 - STUDZIENKA ROZDZIELCZA
- 9 - POLETKO DRENAŻOWE
- 10 - STUDZIENKA ZBIORCZA, WENTYLACJA NISKA
- 11 - 2 x PRZEWÓD YKY 3x2,5 mm²
- 12 - BUDYNEK MIESZKALNY W BUDOWIE

OBIEKT	PRACOWNIA PROJEKTOWA ALEKSANDRA DZIERŻAWSKA BRONIEWEK 41, 88-200 RADZIEJÓW TEL. 605 900 140
ADRES BUDOWY	BUDOWA PRZYDOMOWEJ OCZYSZCZALNI ŚCIEKÓW Z DRENAŻEM ROZSĄCZAJĄCYM
INWESTOR	88-200 RADZIEJÓW, BRONIEWEK, DZ. NR 74/1 GMINA RADZIEJÓW
UŻYTKOWNIK	UL. KOŚCIUSZKI 20/22, 88-200 RADZIEJÓW 95.3
BRANŻA	SANITARNA, ELEKTRYCZNA
PROJEKTANT BRANŻA SANITARNA	TECH. JANUSZ KACZMAREK UPR. BUD. GT-II-8386-5/24/77MI. 950
PROJEKTANT BRANŻA ELEKTRYCZNA	TECH. KRZYSZTOF BANDYSZEWSKI UPR. BUD. UAN-NB-8386-5/82/87/WK. 952
WYKONAŁA	ALEKSANDRA DZIERŻAWSKA 95.4
DATA	14.10.2019
PROJEKT ZAGOSPODAROWANIA	SKALA 1:1000 95.6