

WYKONANO W ZAKŁADZIE PROJEKTOWYM
 W RZĄDZIE
 GOSPODARSTWA PRZEMISŁOWEGO I
 GOSPODARSTWA ROLNICZEGO
 W OLSZTYNIE

101
 165-323-204
 16 WRZ. 2019
 30671076/01

oświadcza się zgodność niniejszej kopii z treścią materiału
 źródłowego zasobu geodezyjnego i kartograficznego

STAROSTA RADZIEJOWSKI
 MAPA ZASADNICZA
 30671076/01
 Z UP. STAROSTY
 16 WRZ. 2019
 30671076/01

Wzrosty
 100.4
 100.1
 100.7
 100.7
 100.7

Wzrosty
 100.4
 100.1
 100.7
 100.7
 100.7

Wzrosty
 100.4
 100.1
 100.7
 100.7
 100.7

Wzrosty
 100.4
 100.1
 100.7
 100.7
 100.7

Wzrosty
 100.4
 100.1
 100.7
 100.7
 100.7

Wzrosty
 100.4
 100.1
 100.7
 100.7
 100.7

Wzrosty
 100.4
 100.1
 100.7
 100.7
 100.7

Wzrosty
 100.4
 100.1
 100.7
 100.7
 100.7

Wzrosty
 100.4
 100.1
 100.7
 100.7
 100.7

Wzrosty
 100.4
 100.1
 100.7
 100.7
 100.7

Wzrosty
 100.4
 100.1
 100.7
 100.7
 100.7

Wzrosty
 100.4
 100.1
 100.7
 100.7
 100.7


Wzrosty
 100.4
 100.1
 100.7
 100.7
 100.7

Wzrosty
 100.4
 100.1
 100.7
 100.7
 100.7

MAPA SKALA 1:1000

R 96/1

PLAN ZAGOSPODAROWANIA

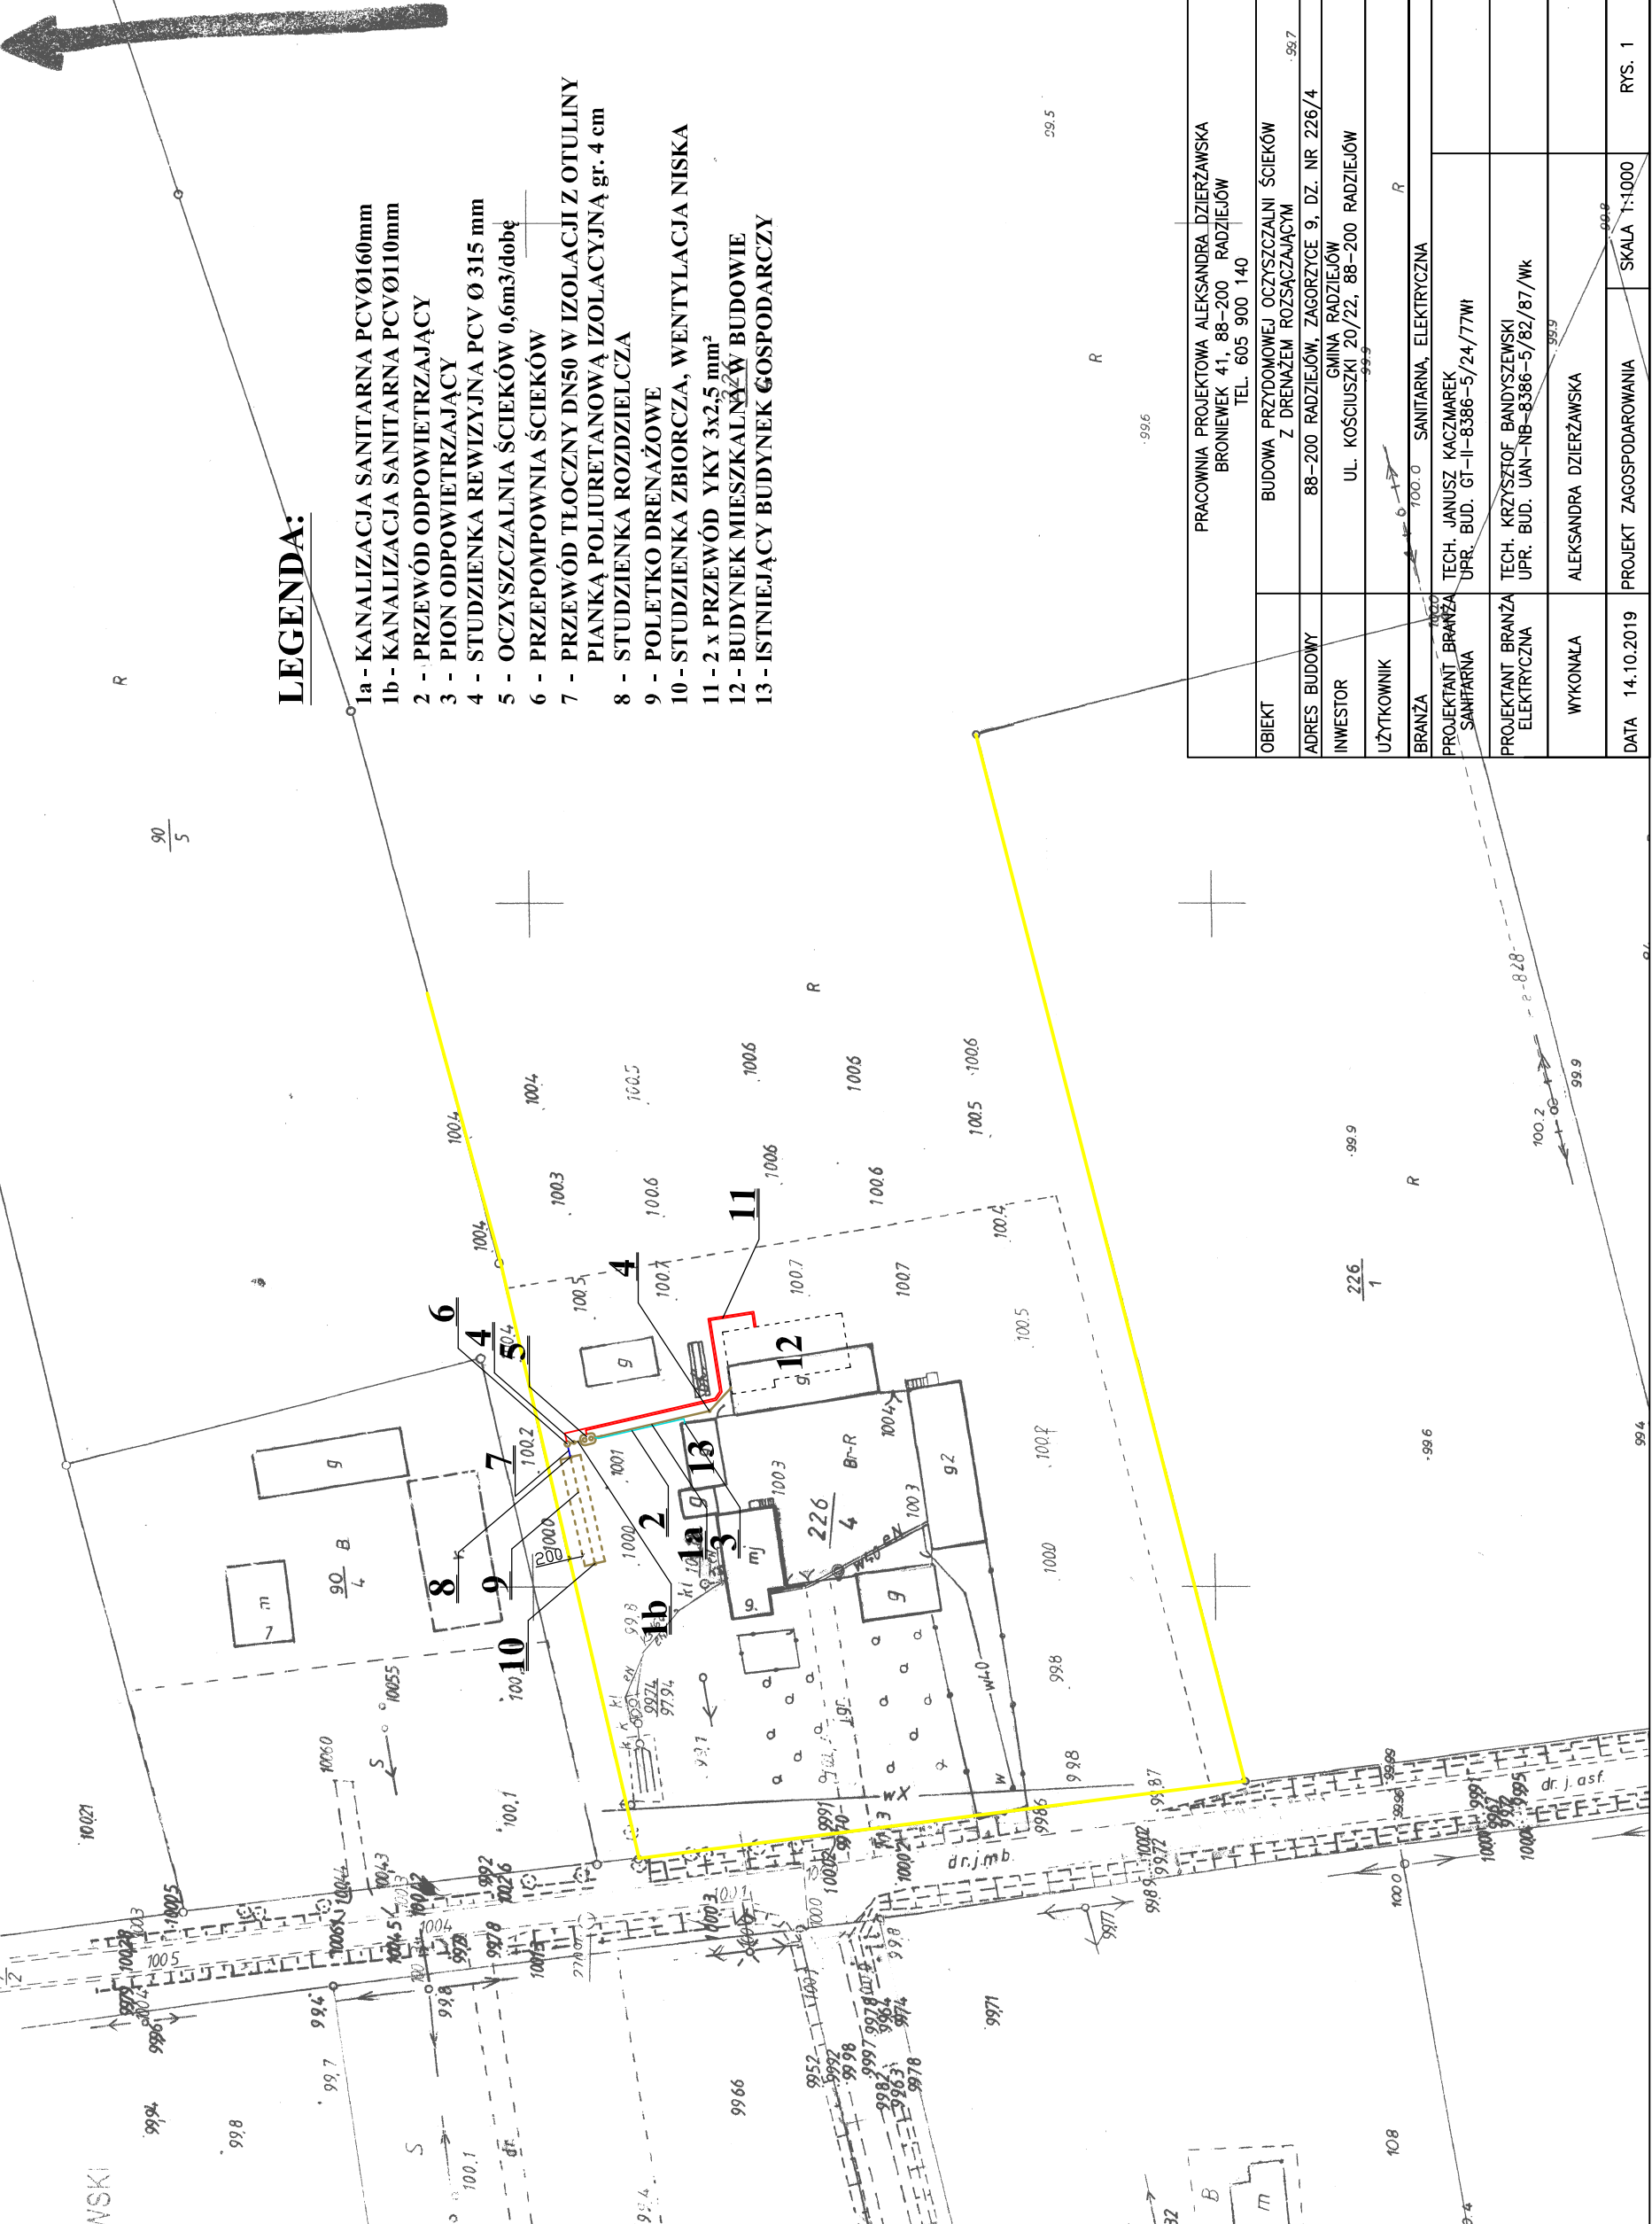

LEGENDA:

- 1a - KANALIZACJA SANITARNA PCVØ160mm
- 1b - KANALIZACJA SANITARNA PCVØ110mm
- 2 - PRZEWÓD ODPOWIETRZAJĄCY
- 3 - PION ODPOWIETRZAJĄCY
- 4 - STUDZIENKA REWIZYJNA PCV Ø 315 mm
- 5 - OCZYSZCZALNIA ŚCIEKÓW 0.6m³/dobę
- 6 - PRZEPOMPOWNIA ŚCIEKÓW
- 7 - PRZEWÓD TŁOCZNY DN50 W IZOLACJI Z OTULINY PIANKĄ POLIURETANOWĄ IZOLACYJNĄ gr. 4 cm
- 8 - STUDZIENKA ROZDZIELCZA
- 9 - POLETKO DRENAŻOWE
- 10 - STUDZIENKA ZBIORCZA, WENTYLACJA NISKA
- 11 - 2 x PRZEWÓD YKY 3x2.5 mm²
- 12 - BUDYNEK MIESZKALNY W BUDOWIE
- 13 - ISTNIEJĄCY BUDYNEK GOSPODARCZY

OBIEKT	PRACOWNIA PROJEKTOWA ALEKSANDRA DZIERŻAWSKA BRONIEWIK 41, 88-200 RADZIEJÓW TEL. 605 900 140
ADRES BUDOWY	BUDOWA PRZYDOMOWEJ OCZYSZCZALNI ŚCIEKÓW Z DRENAŻEM ROZSĄCZAJĄCYM
INWESTOR	88-200 RADZIEJÓW, ZAGORZYCE 9, DZ. NR 226/4 GMINA RADZIEJÓW
UŻYTKOWNIK	UL. KOŚCIUSZKI 20/22, 88-200 RADZIEJÓW
BRANŻA	100.0 SANITARNA, ELEKTRYCZNA
PROJEKTANT BRANŻA SANITARNA	TECH. JANUSZ KACZMAREK UPR. BUD. GT-II-8386-5/24/77MI
PROJEKTANT BRANŻA ELEKTRYCZNA	TECH. KRZYSZTOF BANDYSZEWSKI UPR. BUD. UAN-NB-8386-5/82/87/WK
WYKONAŁA	ALEKSANDRA DZIERŻAWSKA
DATA	14.10.2019
	PROJEKT ZAGOSPODAROWANIA
	SKALA 1:1000
	RYS. 1