


# RZUT - SZCZEGÓŁY PRZYDOMOWEJ OCZYSZCZALNI ŚCIEKÓW 1:100

GRANICA DZIAŁKI

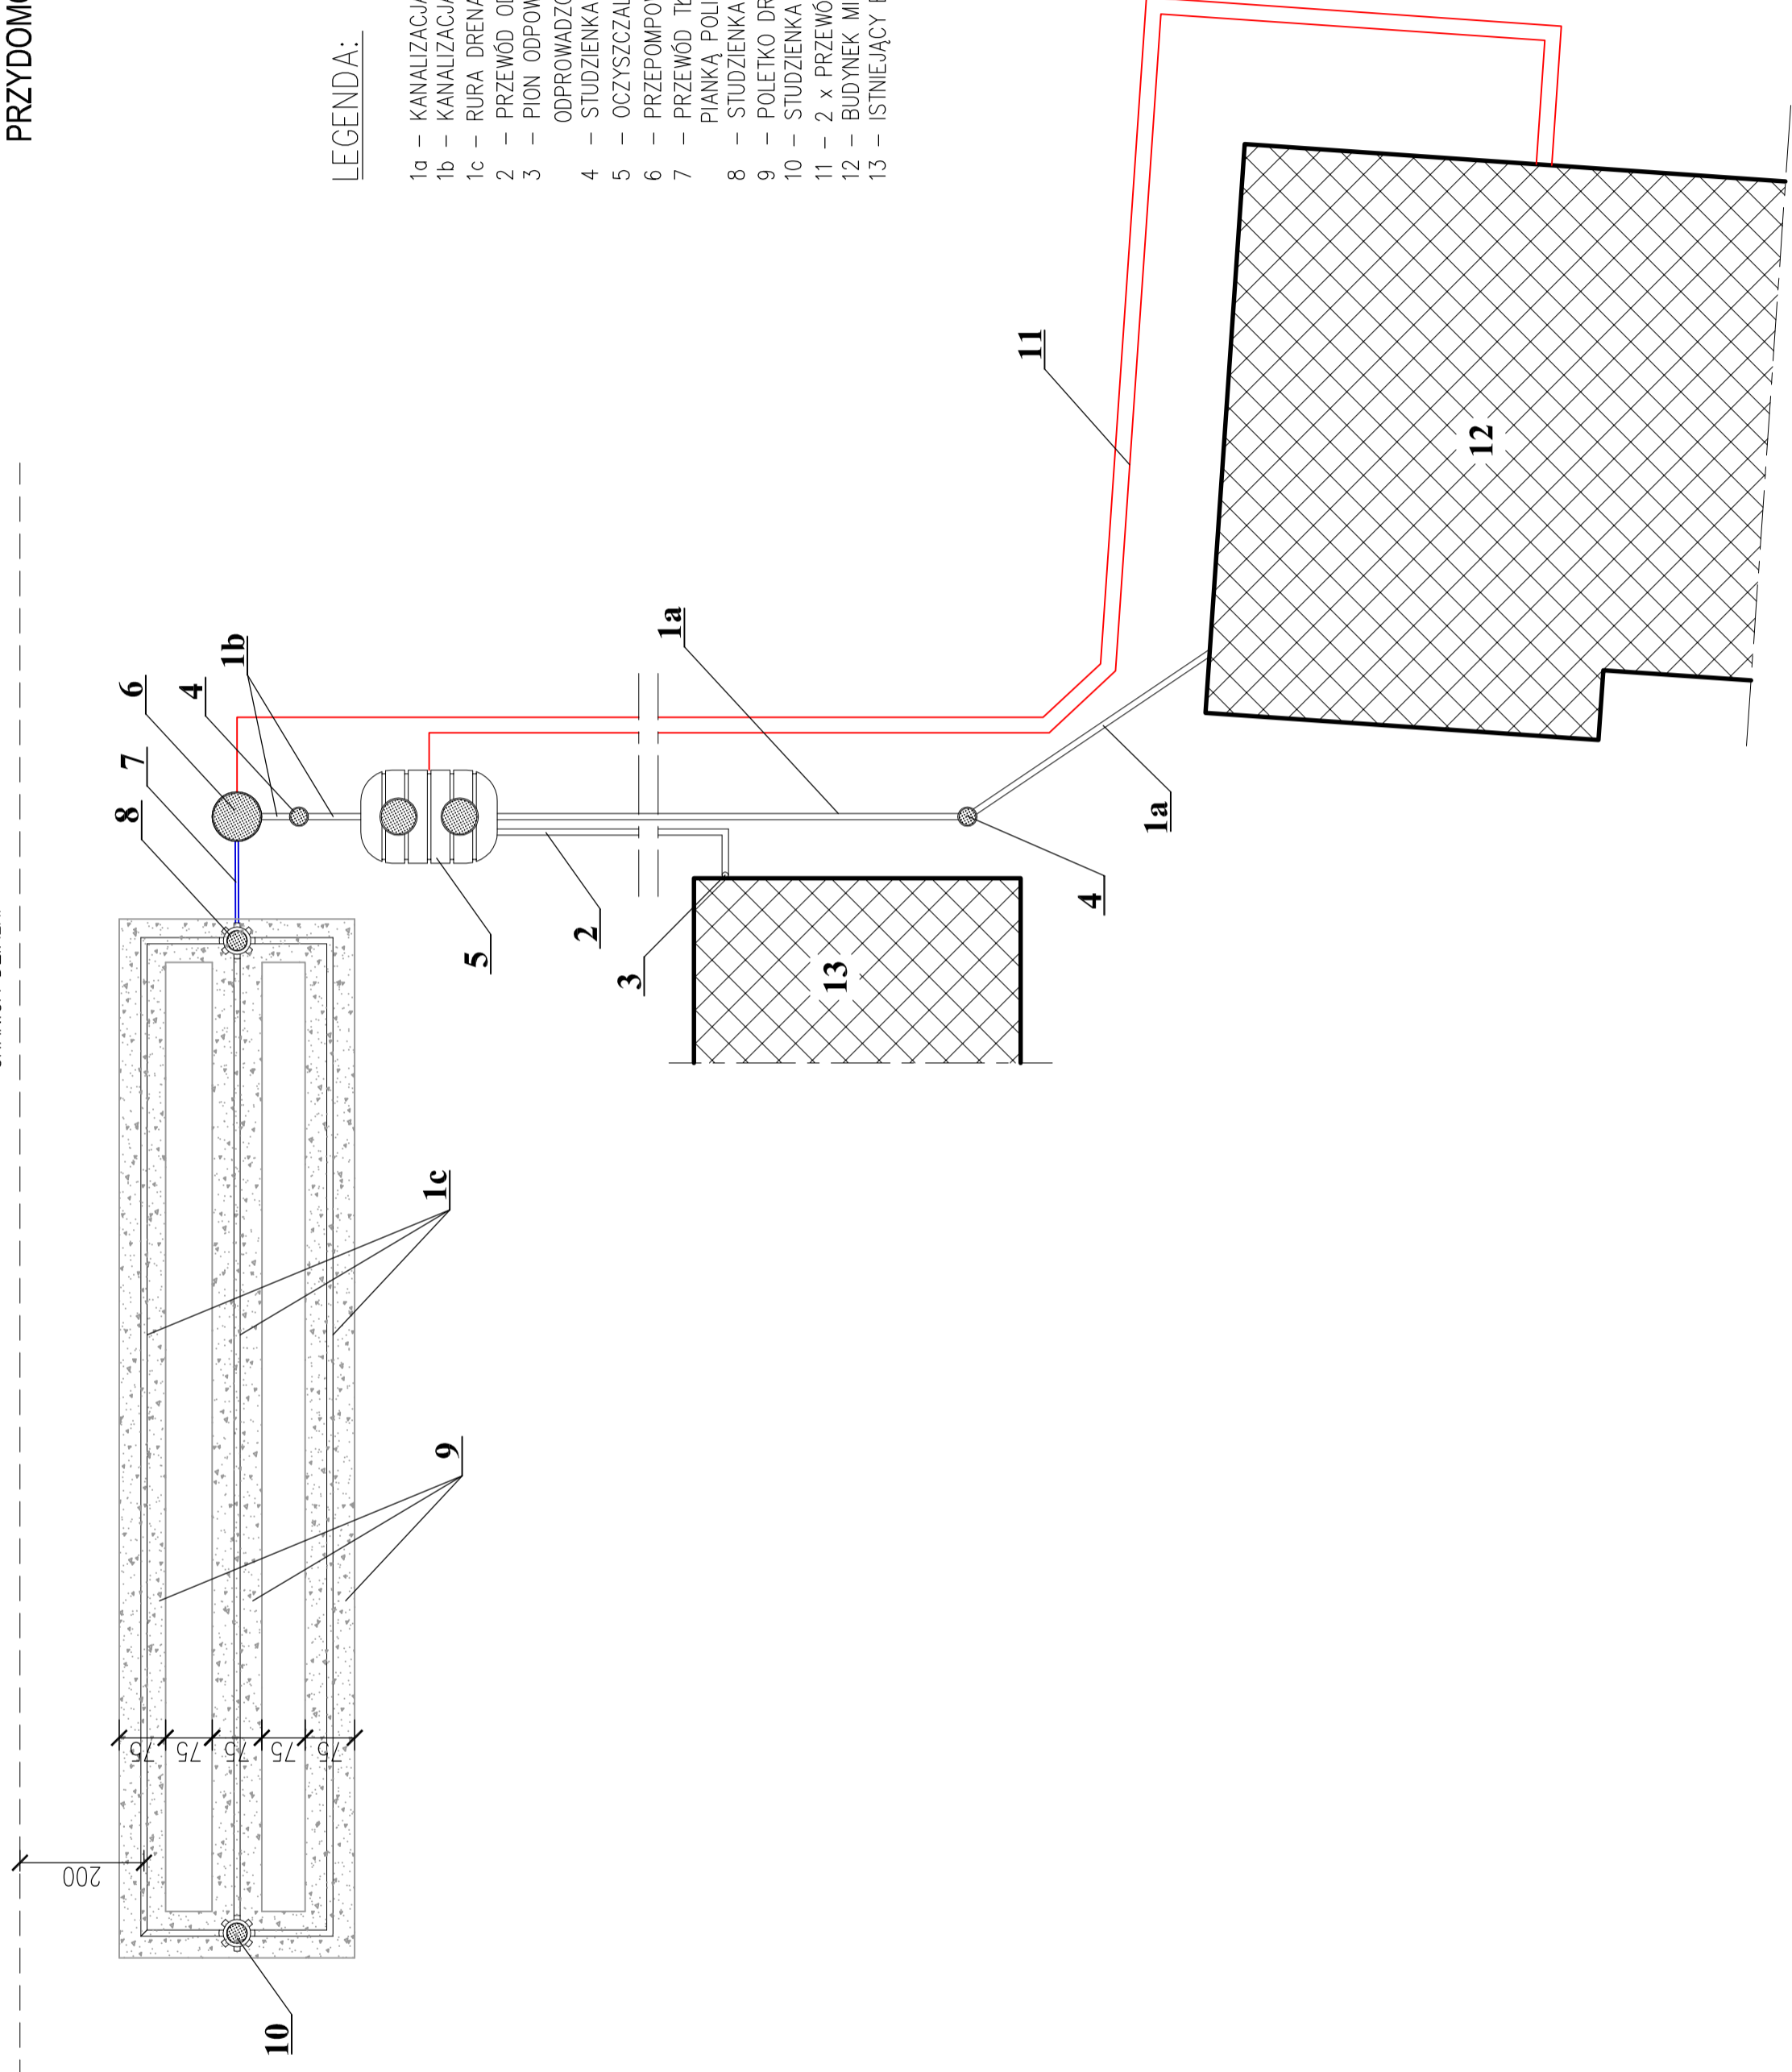

## LEGENDA:

- 1a – KANALIZACJA SANITARNA PCVø160mm
- 1b – KANALIZACJA SANITARNA PCVø110mm
- 1c – RURA DRENAŻOWA PCVø110mm
- 2 – PRZEWÓD ODPOWIETRZAJĄCY
- 3 – PION ODPOWIETRZAJĄCY WENTYLACJI WYSOKIEJ
- 4 – ODPROWADZONY PONAD POŁAĆ DACHOWĄ BUDYNKU
- 5 – STUDZIENKA REMIZYJNA PCV ø 315 mm
- 6 – OCZYSZCZALNIA ŚCIEKÓW 0,6m<sup>3</sup>/dobę
- 7 – PRZEPOMPOWNIA ŚCIEKÓW
- 8 – PRZEWÓD TŁOCZNY DN50 W IZOLACJI Z OTULINY
- 9 – PIANKA POLIURETANOWĄ IZOLACYJNĄ gr. 4 cm
- 10 – STUDZIENKA ROZDZIELCZA
- 11 – POLETKO DRENAŻOWE
- 12 – STUDZIENKA ZBIORCZA, WENTYLACJA NISKA
- 13 – 2 x PRZEWÓD YKY 3x2,5 mm<sup>2</sup>
- 14 – BUDYNEK MIESZKALNY W BUDOWIE
- 15 – ISTNIEJĄCY BUDYNAK GOSPODARCZY

## DRENAŻ:

Warunkiem koniecznym dla prawidłowego oczyszczenia ścieków w gruncie pod drenażem jest zapewnienie przewietrzania złoża filtracyjnego poprzez zastosowanie wentylacji wysokiej oraz wentylacji niskiej, którą stanowi studzienka zamykająca wraz z dodatkowymi kominkami nawiewowymi.

Wiazy studzienek muszą być bezwzględnie widoczne i dostępne z powierzchni terenu. W celu dostosowania wysokości studzienek do poziomu terenu należy stosować nadbudowy systemowe.

Nasadzenie drzew i krzewów w obrębie oczyszczalni jest zabronione. Odprowadzenie wód opadowych do instalacji jest zabronione.

PRACOWNIA PROJEKTOWA ALEKSANDRA DZIERŻAWSKA BRONIEWEK 41, 88-200 RADZIEJÓW TEL. 605 900 140	
OBIEKT	BUDOWA PRZYDOMOWEJ OCZYSZCZALNI ŚCIEKÓW Z DRENAŻEM ROZSZCZAJĄCYM
ADRES BUDOWY	88-200 RADZIEJÓW, ZAGÓRZYCE 9, DZ. NR 226/4
INWESTOR	CHINA RADZIEJÓW UL. KOŚCISZKI 20/22, 88-200 RADZIEJÓW
UŻYTKOWNIK	SANITARNIA
BRANŻA	SANITARNIA
PROJEKTANT BRANŻA SANITARNIA	TECH. JANUSZ KACZMAREK UPR. BUD. GI-II-8386-5/24/77WI
WYKONAŁA	ALEKSANDRA DZIERŻAWSKA
DATA	14.10.2019
	RZUT – SZCZEGÓŁY PRZYDOMOWEJ OCZYSZCZALNI ŚCIEKÓW
	SKALA 1:100
	RYS. 2